

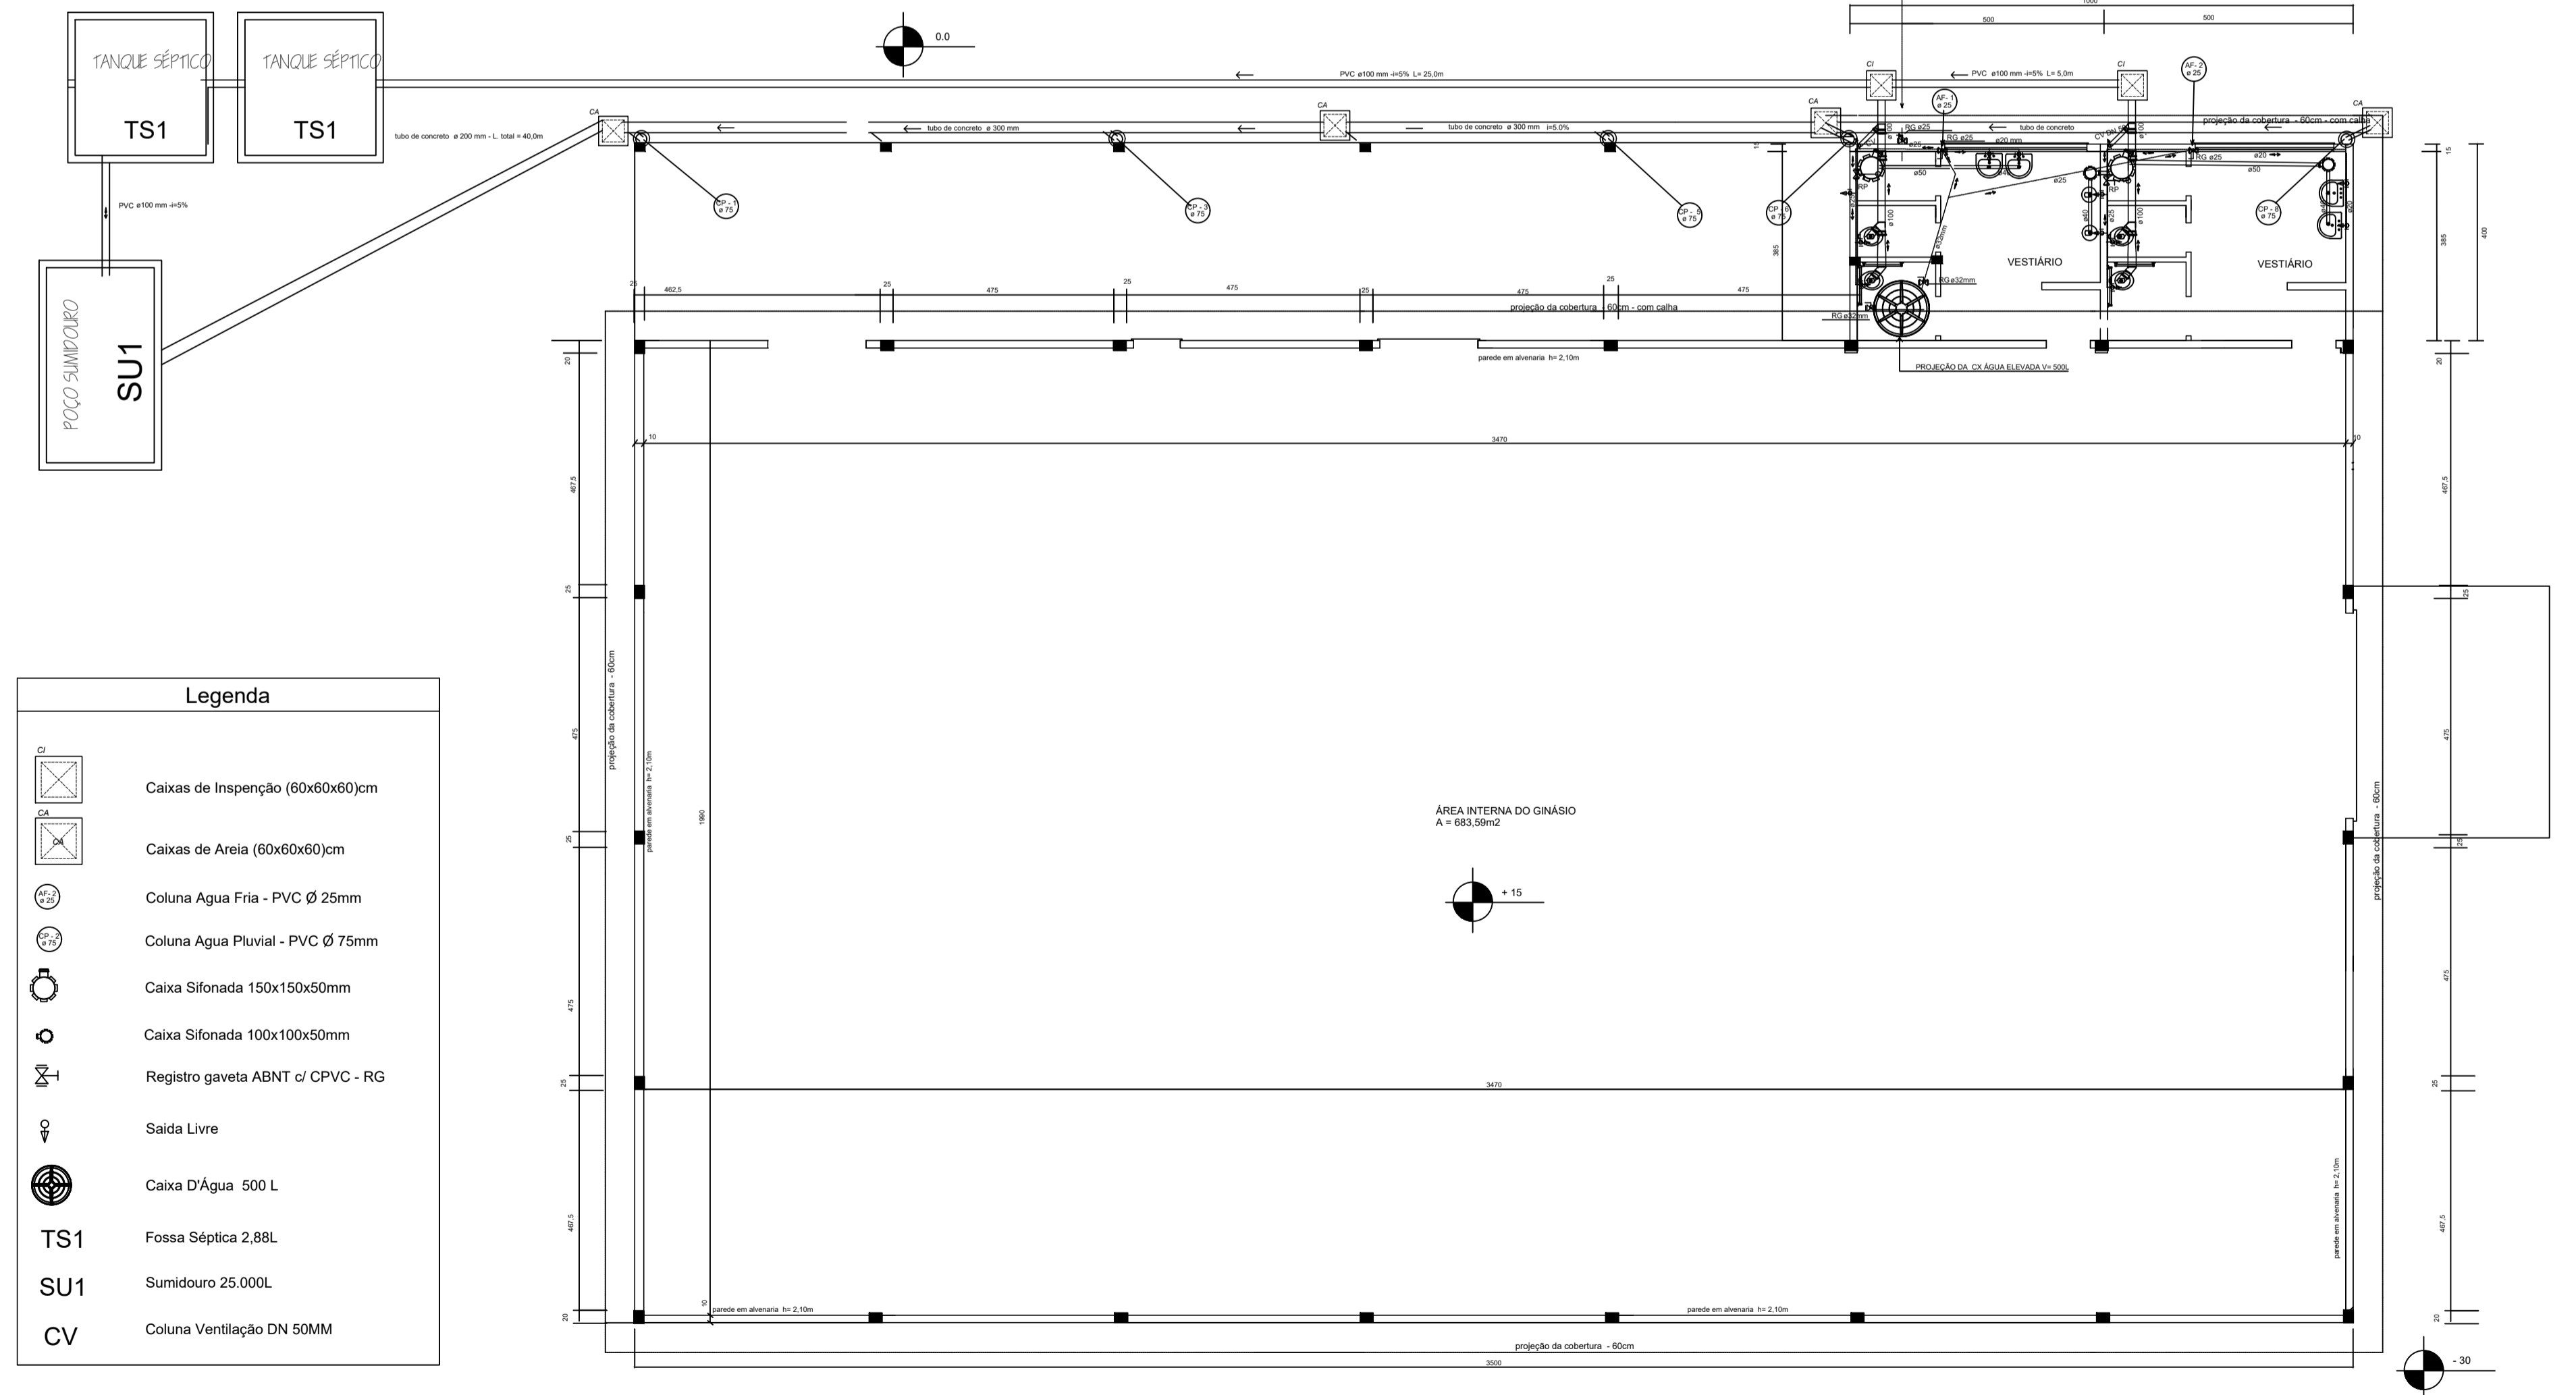


DETALHE DO TANQUE SÉPTICO

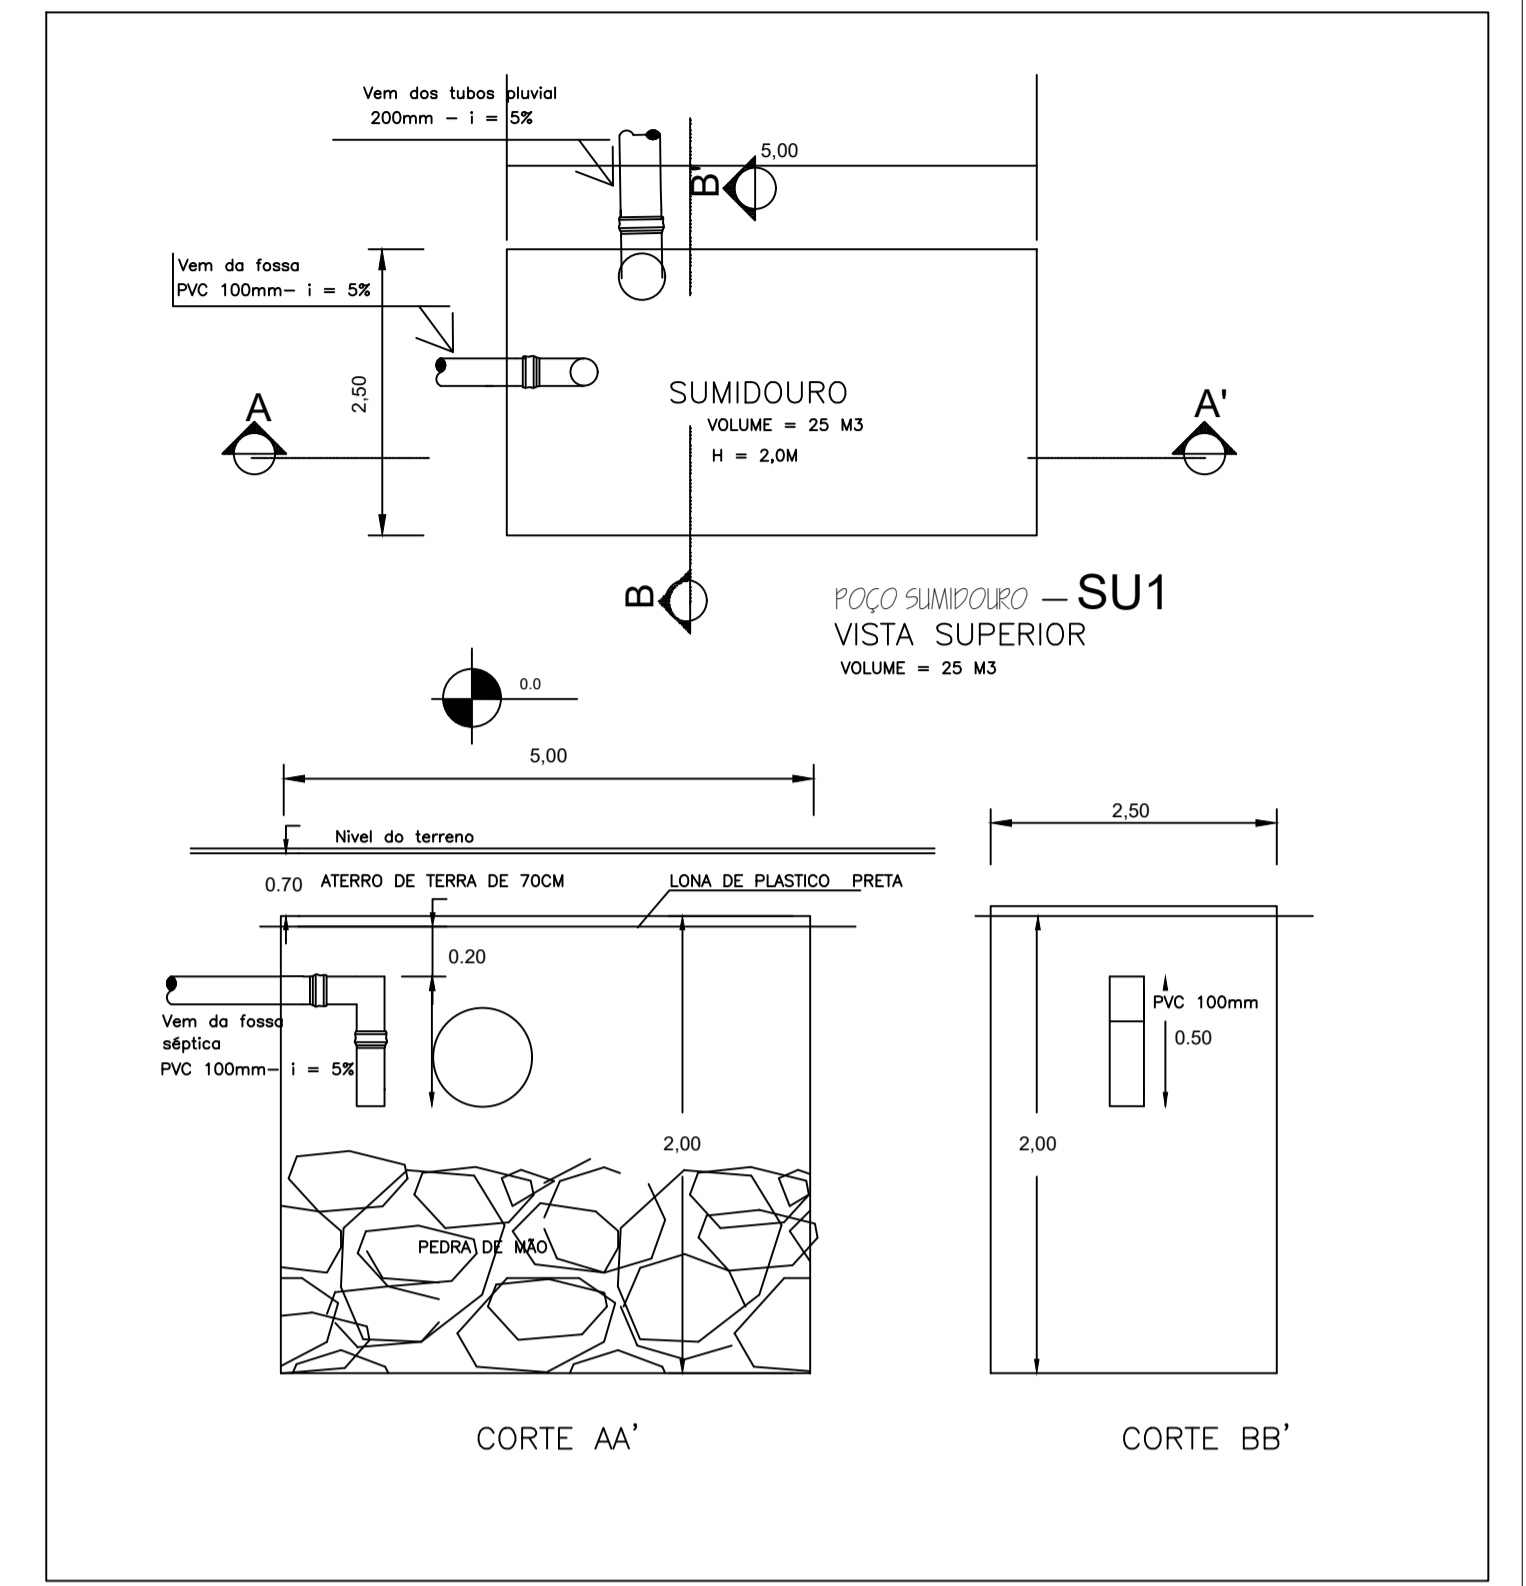

**Legenda**

	Caixas de Inspeção (60x60x60)cm
	Caixas de Areia (60x60x60)cm
	Coluna Água Fria - PVC Ø 25mm
	Coluna Água Pluvial - PVC Ø 75mm
	Caixa Sifonada 150x150x50mm
	Caixa Sifonada 100x100x50mm
	Registro gaveta ABNT c/ CPVC - RG
	Saída Livre
	Caixa D'Água 500 L
<b>TS1</b>	Fossa Séptica 2.88L
<b>SU1</b>	Sumidouro 25.000L
<b>CV</b>	Coluna Ventilação DN 50MM

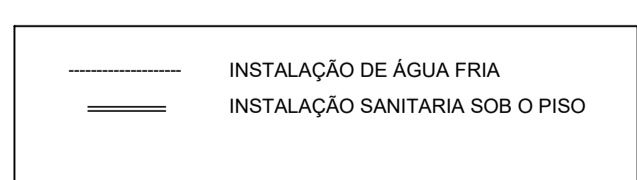

PLANTA BAIXA - INSTALAÇÃO HIDROSSANITÁRIO  
A = 740,00m2. ESC.: 1:100

**PREFEITURA MUNICIPAL DE MULITERNO RS**  
RUA VINTE DE MARÇO, 156 - MULITERNO RS

OBRA: GINÁSIO POLIESPORTIVO NA ÁREA INDÍGENA - 2ª ETAPA  
ENDEREÇO: COMUNIDADE SANTO ANTONIO - ALDEIA MONTE CASERO - MULITERNO RS

CONTEUDO: INSTALAÇÃO HIDROSSANITARIO PRANCHA: 05/06

PREFEITO MUNICIPAL: ADAIR BARILLI  
PROJETO/FISCAL: ENG MARIVETE B. LONGARETTI - CREA 076974

ÁREA CONSTRUÇÃO: 740,00m²  
ÁREA TERRENO: 3.240,00m²  
ESCALA: 1/1000 DATA: JUNHO/2024